


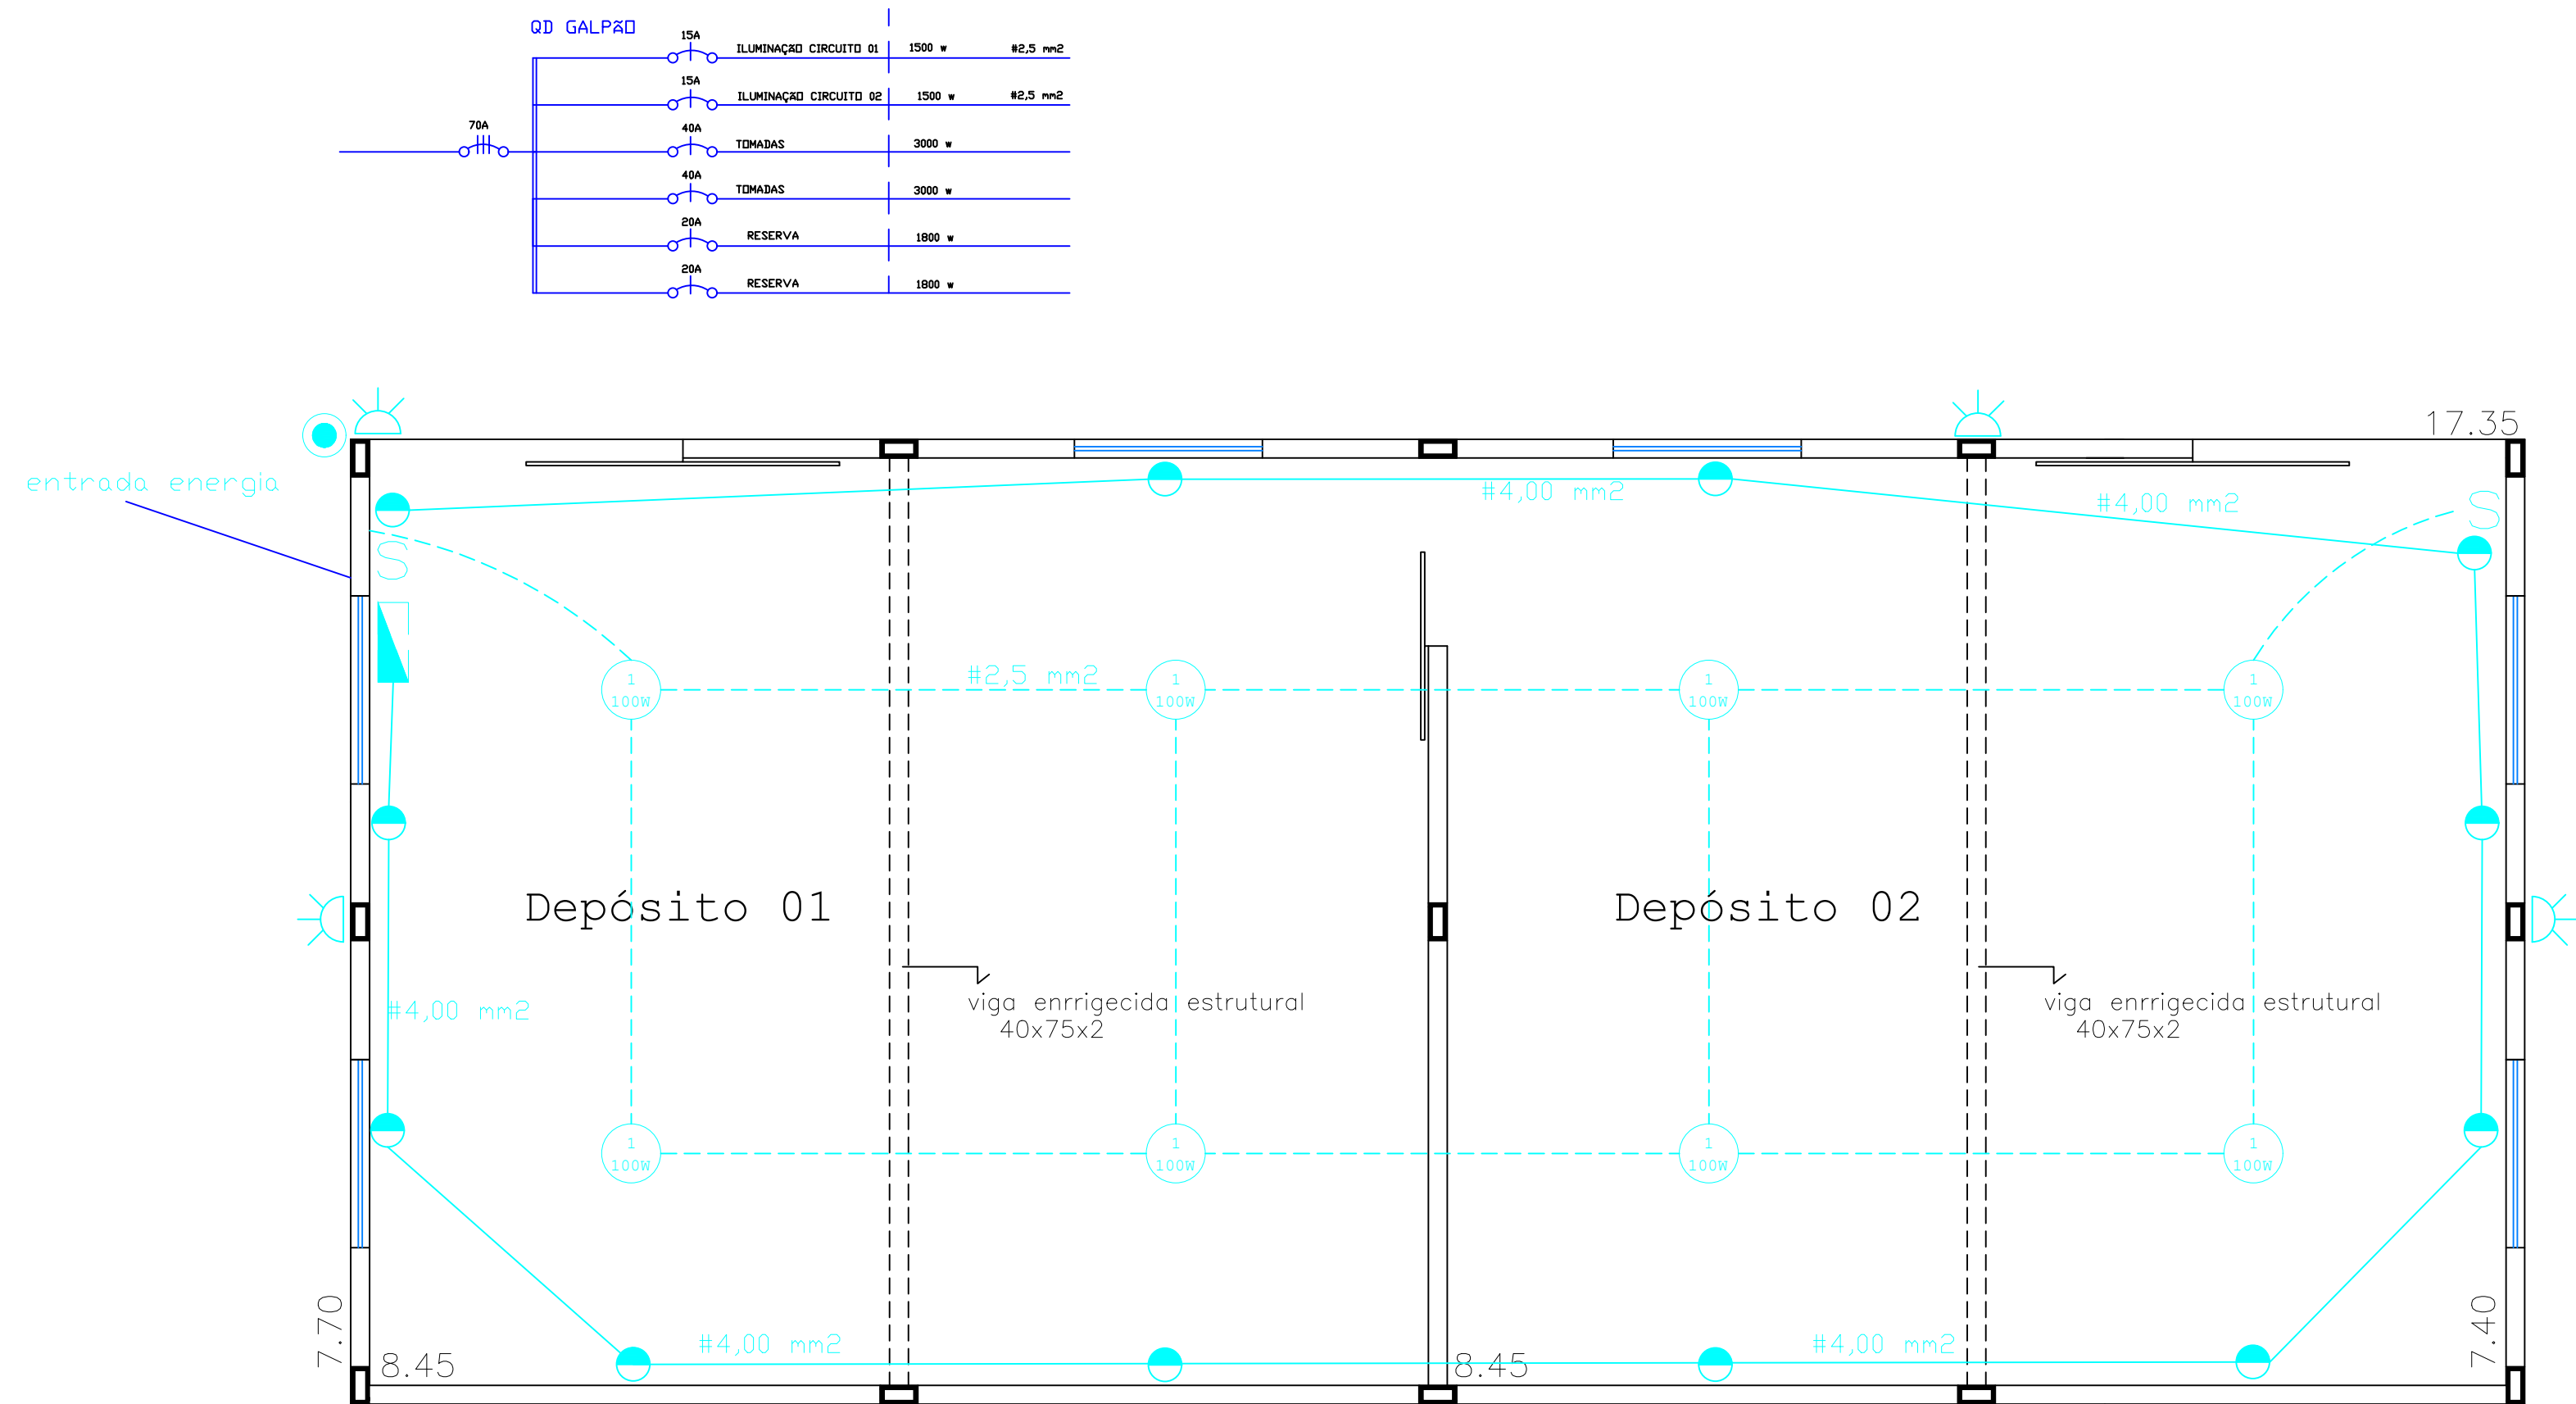

Legenda ELETRICA

- Quadro de Distribuição com Barramento
- tomada logica
- Ponto de luz
- refletor
- Tomada Fase + Neutro Média H=1.10m
- Tomada Fase + Neutro Alta H=2.10m
- Tomada Fase + Neutro Baixa H=0.30m
- Interruptor simples
- Interruptor paralelo
- relê
- caixa de passagem

		
PREFEITURA MUNICIPAL DE PRADÓPOLIS ESTADO DE SÃO PAULO CNPJ 48.664.296/0001-71 Rua Tiradentes, 956 - Centro - CEP 14850-000 - PRADÓPOLIS-S.P. FONE: (16) 3981-9900 / FAX: (16) 3981-9908 - pmpradopolis@yahoo.com.br		
OBJETO: CONSTRUÇÃO DE DEPÓSITOS E CALÇAMENTOS NO CEMA DORIVAL ROSSI E BIBLIOTECA		
PROJETO: PLANTA BAIXA TUBULAÇÃO ELÉTRICA		
RESPONSÁVEL TÉCNICO: ANDERSON/MAISA ARQUITETO E URBANISTA CAU A32756-5	PROPRIETÁRIO: Sílvia Martins Prefeito do Município	FOLHA: 4/7
DESENHO: ANDERSON/MAISA	DATA: ABRIL 2023	ESCALA: 1:100