



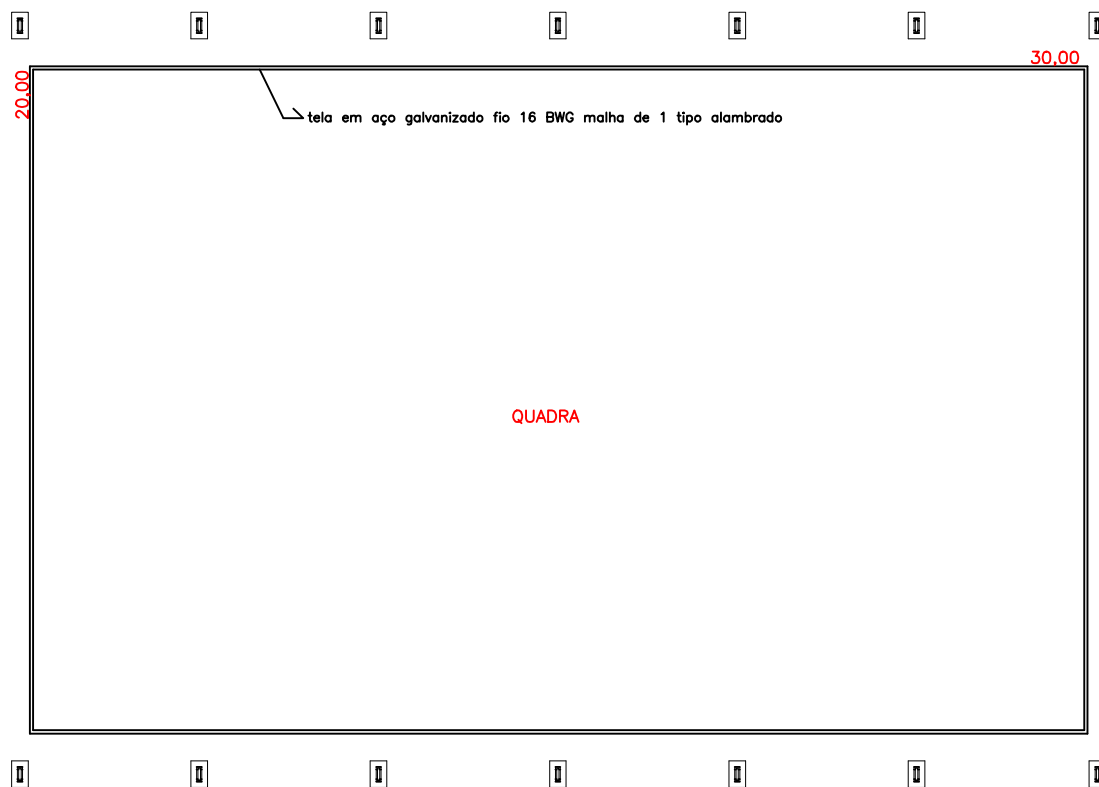

PLANTA BAIXA QUADRA
Escala: 1:100

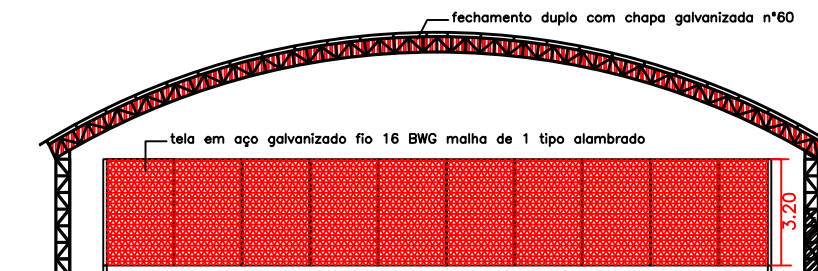

DETALHE
Escala: 1:100



PREFEITURA MUNICIPAL DE PRADÓPOLIS

ESTADO DE SÃO PAULO
CNPJ 48.664.296/0001-71
Rua Tiradentes, 956 - Centro - CEP 14850-000 - PRADÓPOLIS-S.P.
FONE: (16) 3981-9900 / FAX: (16) 3981-9909 - pmpradopolis@yahoo.com.br

OBJETO: FECHAMENTO PERIMETRAL ALAMBRADO E FECHAMENTO DE 7 TESOURAS ANTI POMBO QUADRA ESCOLA OCTAVIO GIOVANETTI

PROJETO:
PLANTA BAIXA E DETALHES DA OBRA

RESPONSÁVEL TÉCNICO Anderson Odeir Rossi Diretor de Planejamento Obras san. e def.		PROPRIETÁRIO: Sílvia Martins Prefeita do Município	FOLHA 1 / 1
ASS.		ASS.	
DESENHO	DATA MARÇO 2018	ESCALA s/escala	